


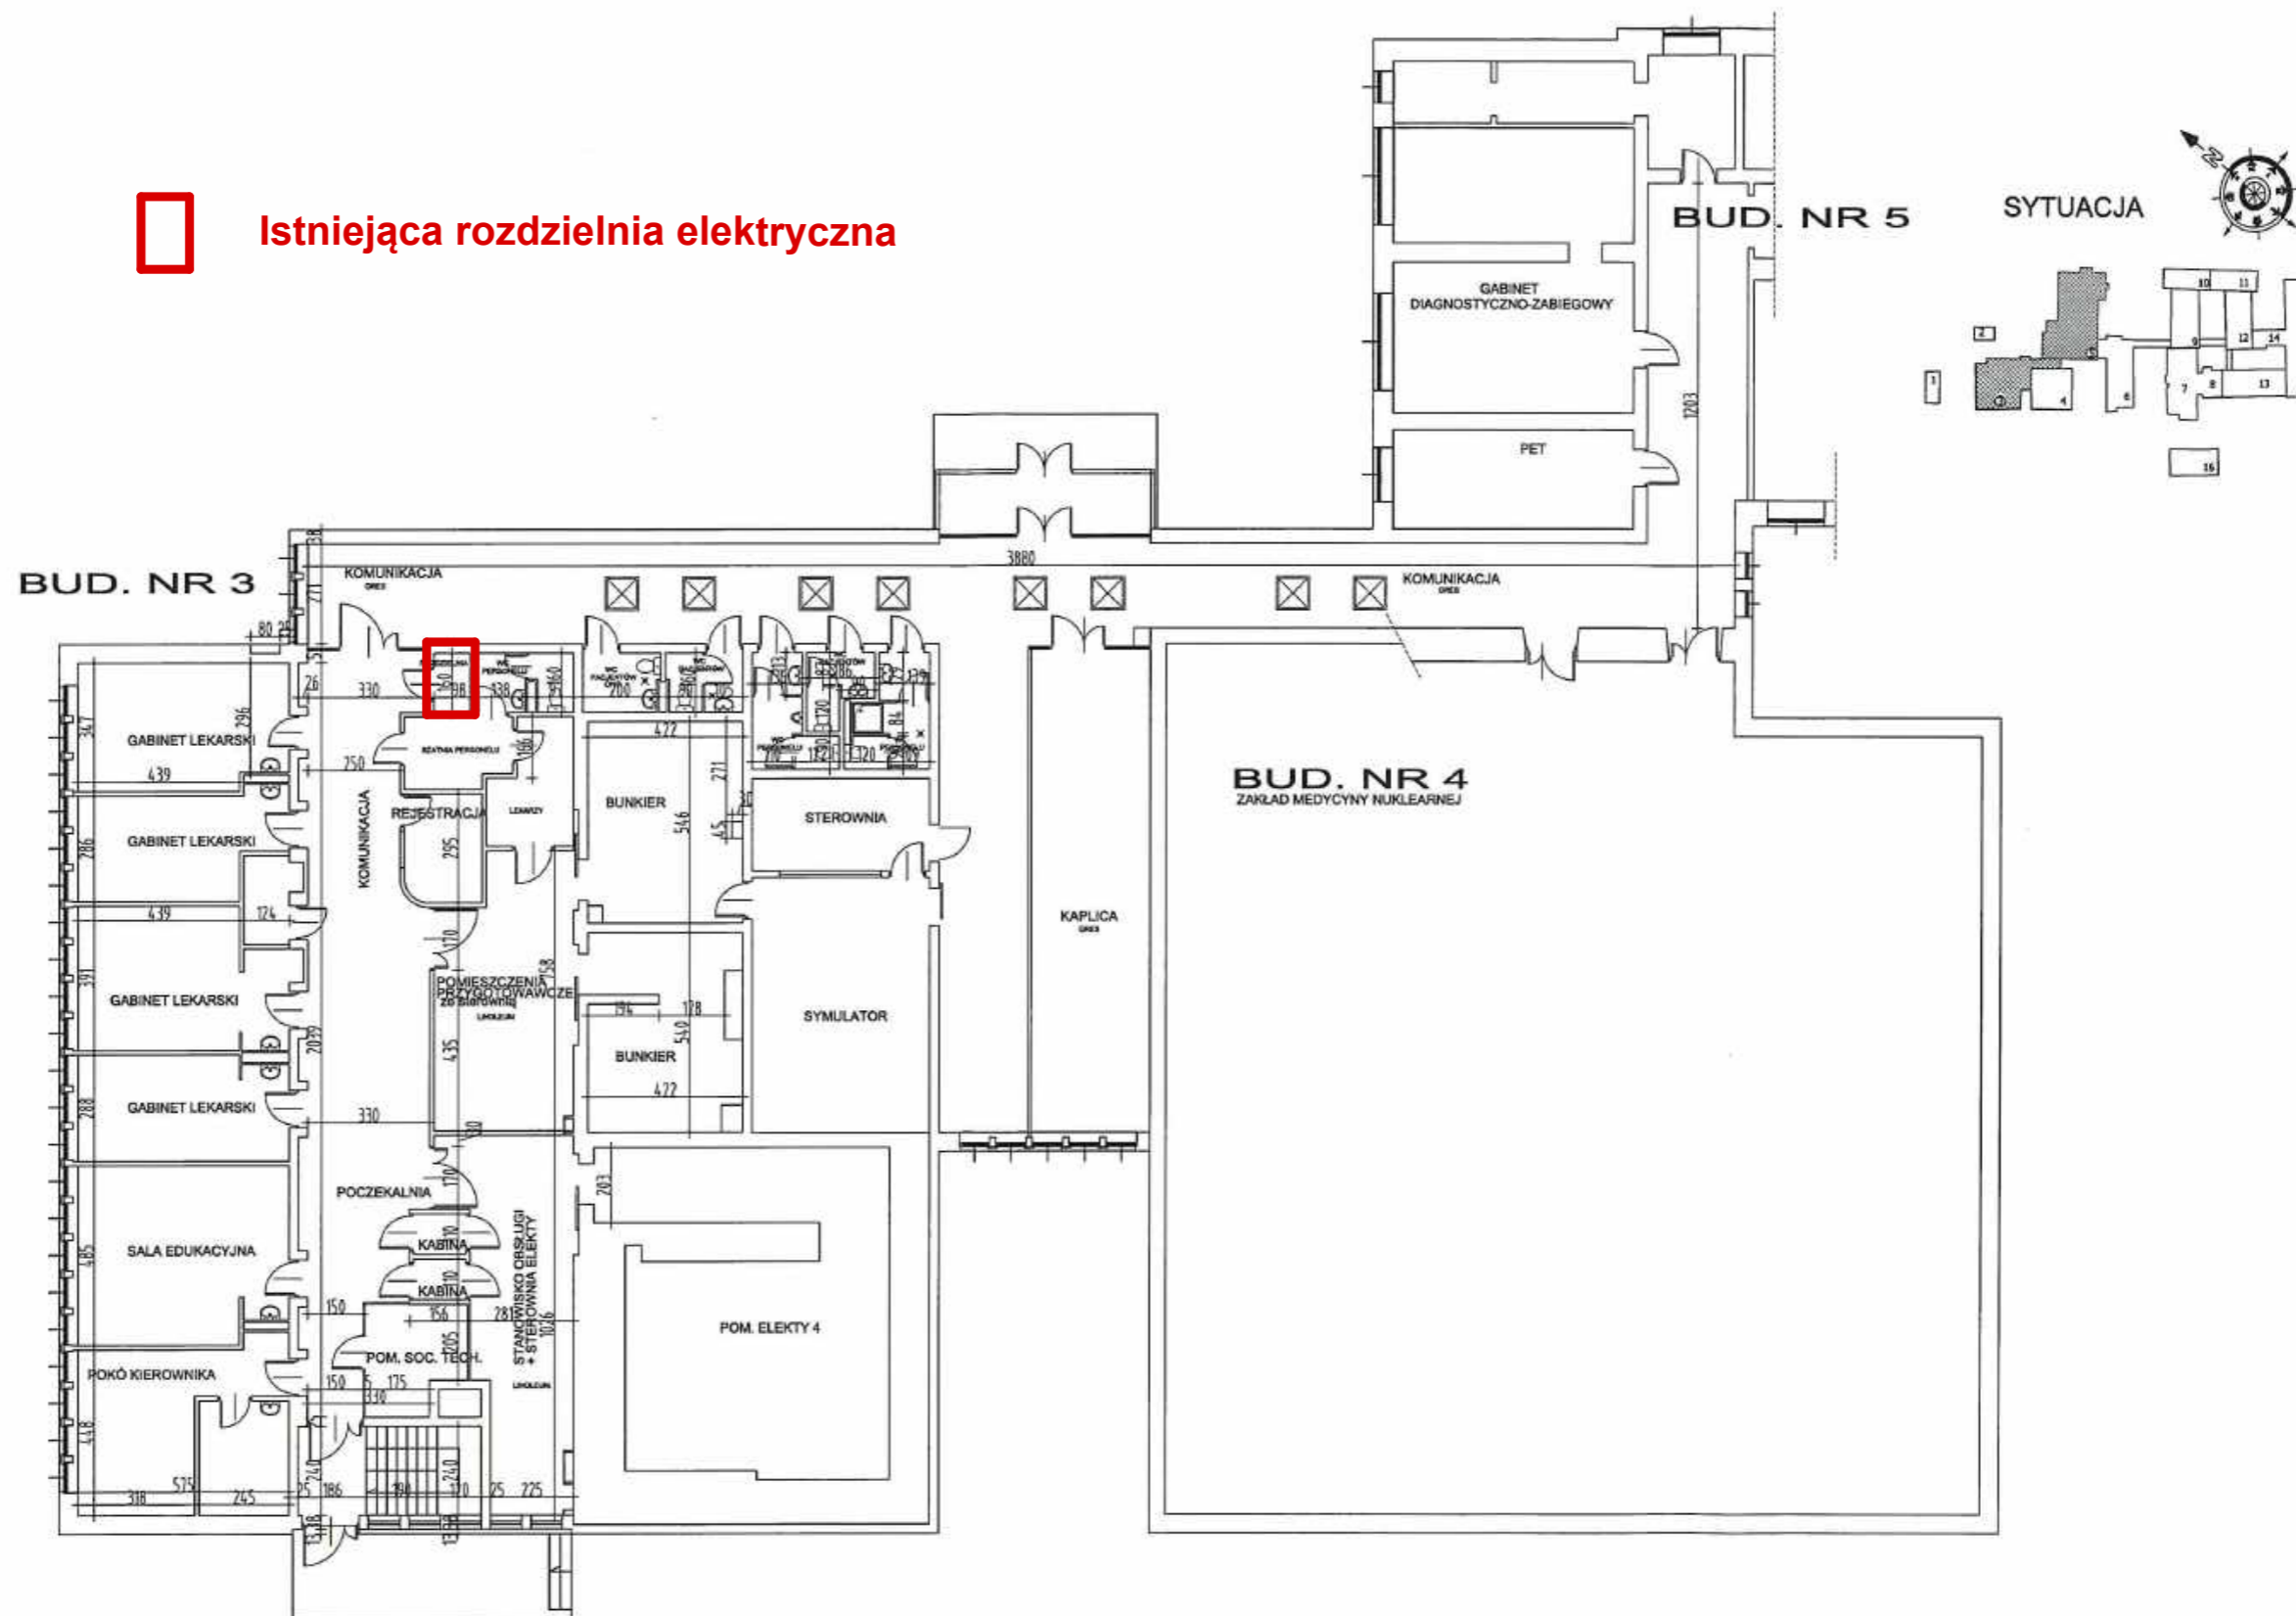

Istniejąca rozdzielnia elektryczna



INWENTARYZACJA RZUT PARTERU

BUDYNEK NR 3

SKALA 1:200

PRACOWNIA PROJEKTOWA ARCHE-BIT PIOTR SURMACZ

OBIEKT	BIAŁOSTOCKIE CENTRUM ONKOLOGII PRZEBUDOWA BUDYNKU NR 3	KONCEPCJA
ADRES INWESTYCJI	15 - 027 BIAŁYMSTOK ul.ogrodowa12	SKALA 1 : 200
TYTUŁ RYSUNKU	INWENTARYZACJA - RZUT PARTERU	NR RYS. 3
BRANŻA	ARCHITEKTURA	PODPIS
PROJEKTANT	mgr inż. arch. PIOTR SURMACZ	